


# Oddział Chorób Wewnętrznych 21 łóżkowy

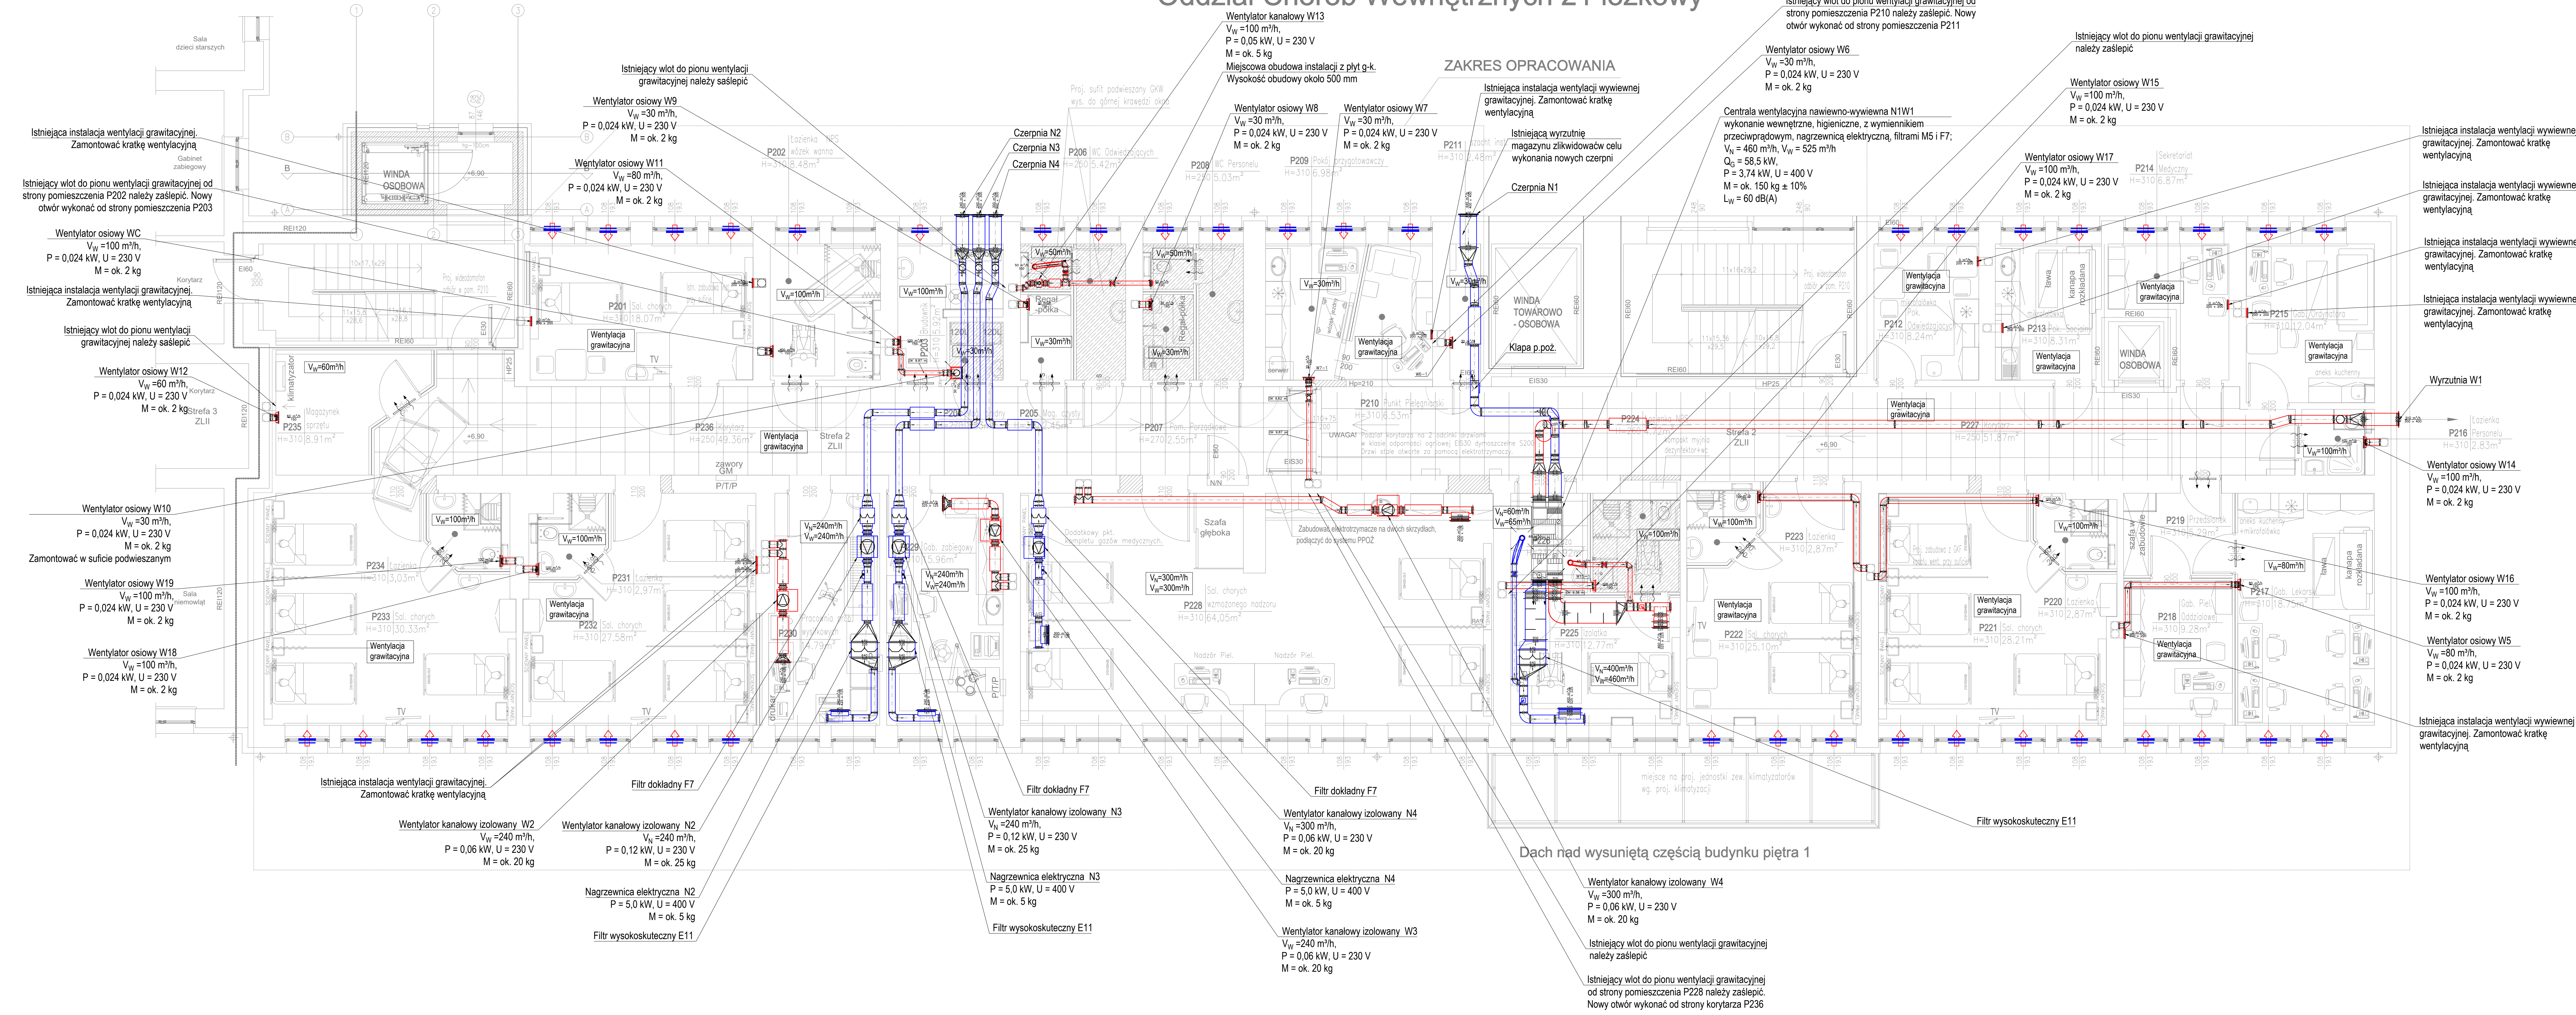

ZESTAWIENIE POWIERZCHNI UŻYTKOWEJ w zakresie opr.				Piętro 2	
L.P.	pomieszczenie	wykończenie posadzki	sufit	pow. (m2)	
P201	Sala chorych	wykładzina PCV	tynkowany	18,07	
P202	Łazienka NPS wózek wanna	gres	tynkowany	8,48	
P203	Brudownik	gres	tynkowany	5,92	
P204	Mag. Brudny	gres	GKW	1,83	
P205	Mag. Czysty	gres	tynkowany	2,45	
P206	WC Odwiedzających	gres	GKW	5,42	
P207	Pom. Porządkowe	gres	GKW	2,55	
P208	WC Personelu	gres	GKW	5,03	
P209	Pok. Przygotowawczy	wykładzina PCV	tynkowany	6,98	
P210	Punkt Plekarski	wykładzina PCV	tynkowany	6,53	went. grawitacyjna
P211	Szacht inst.	gres	tynkowany	2,48	
P212	Pok. Odwiedzających	wykładzina PCV	tynkowany	8,24	went. grawitacyjna
P213	Pok. Socjalny	wykładzina PCV	tynkowany	8,31	went. grawitacyjna
P214	Sekretariat Medyczny	wykładzina PCV	tynkowany	6,87	went. grawitacyjna
P215	Gab. Ordynatora	wykładzina PCV	tynkowany	12,04	went. grawitacyjna
P216	Łazienka Personelu	gres	tynkowany	2,83	
P217	Gab. Lekarski	wykładzina PCV	tynkowany	18,75	
P218	Gab. Pielęgniarki Oddziałowej	wykładzina PCV	tynkowany	9,28	went. grawitacyjna
P219	Przedsiłonek	wykładzina PCV	tynkowany	5,29	went. grawitacyjna
P220	Łazienka	gres	tynkowany	2,87	
P221	Sala chorych	wykładzina PCV	tynkowany	28,21	went. grawitacyjna
P222	Sala chorych	wykładzina PCV	tynkowany	25,10	went. grawitacyjna
P223	Łazienka	gres	GKW	2,87	
P224	Łazienka NPS	gres	GKW	4,72	
P225	Izolacja	wykładzina PCV	tynkowany	12,77	400 460 10,1
P226	Śluzka	wykładzina PCV	kasetonowy	4,92	60 65 5,3
P227	Korytarz	wykładzina PCV	kasetonowy	51,87	went. grawitacyjna
P228	Sal. Chorych wzmożonego nadzoru	wykładzina PCV	tynkowany	64,05	300 300 1,5
P229	Gab. Zabiegowy	wykładzina PCV	tynkowany	15,96	240 240 5,0
P230	Pracownia prób wysiłkowych	wykładzina PCV	tynkowany	14,79	240 240 5,4
P231	Łazienka	gres	tynkowany	2,97	
P232	Sala chorych	wykładzina PCV	tynkowany	27,58	went. grawitacyjna
P233	Sala chorych	wykładzina PCV	tynkowany	30,33	went. grawitacyjna
P234	Łazienka	gres	tynkowany	3,03	
P235	Magazynek sprzętu	wykładzina PCV	tynkowany	8,91	
P236	Korytarz	wykładzina PCV	kasetonowy	49,36	went. grawitacyjna
<b>RAZEM</b>				<b>487,66</b>	

- LEGENDA:**
- przewody wentylacji nawiewnej
  - przewody wentylacji wywiewnej
  - nawiewnik sufitowy
  - wywiewnik sufitowy
  - + drzwiowa kratka transferowa
  - + nawiewnik okienny
  - + kratka wentylacyjna prostokątna - wywiewna
  - + kratka wentylacyjna prostokątna - nawiewna
  - + tłumik do przewodów prostokątnych
  - + tłumik do przewodów okrągłych
  - + klapa p. poż.
  - + wydatki powietrza nawiewanego/wywiewanego

Inwestor: SAMODZIELNY PUBLICZNY ZESPÓŁ ZAKŁADÓW OPIEKI ZDROWOTNEJ W ZŁY W BOCZENIŃSKA 17, 27-500 B.ZA. ODBIĄKA W 113, 114 OBRĘB 0501 B.ZA.  
 Temat projektu: Przewodna Oddział Chorób Wewnętrznych w SPZZOZ - Szpital w Złoty  
 Nazwa projektu: RZUT PIĘTRA 2 - INSTALACJA WENTYLACJI  
 Jednostka projektowa: STUDIO ARCHYTEKTONICZNE REALIZACJA INWESTYCJI  
 Projektant: mgr inż. Andrzej Nowak  
 Opracował: mgr inż. Sławomir Gajda  
 Data: 06.2024  
 Skala: 1:50  
 Strona: 0